
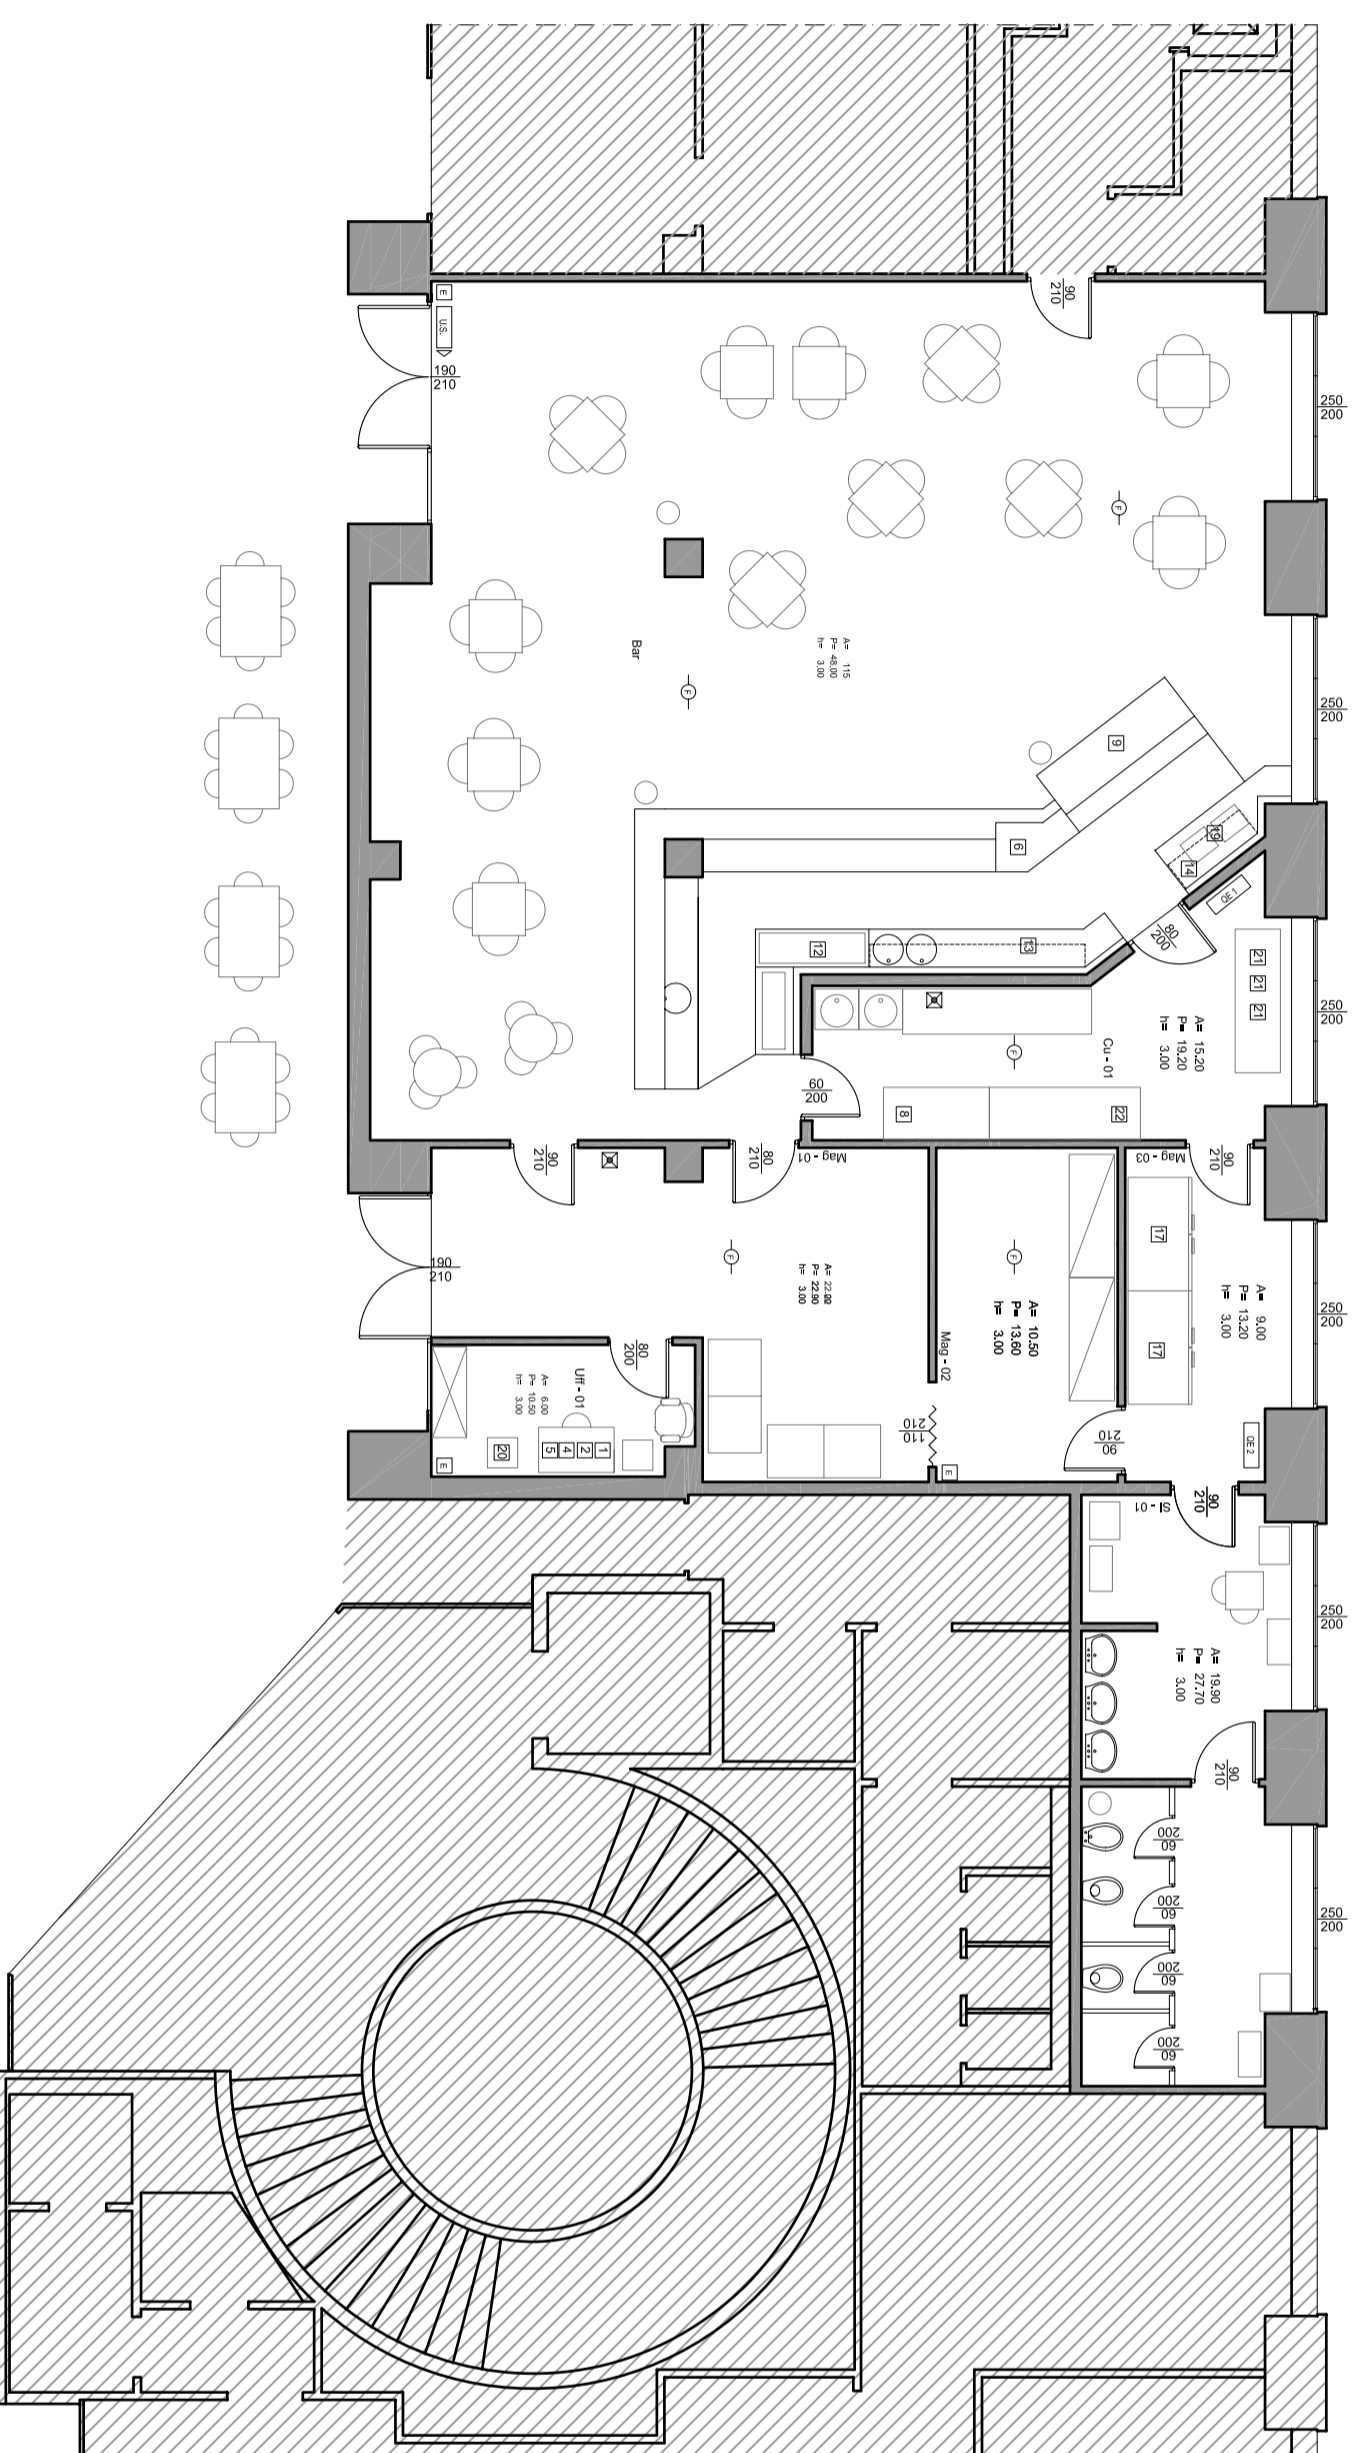


Bar Ingegneria via Goffredo Duranti
Pianta Piano Terra

scala 1:100

DESCRIZIONE	mq	mq
Bar	14	164,294
Cucina	1	14,321
Magazzino	3	41,521
Servizi generali	1	19,891
Ufficio	1	6,001

Totale sup. netta mq. 197,60

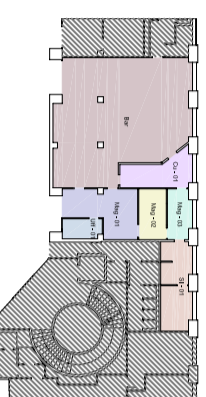

LEGENDA delle APPARECCHIATURE

- 1 computer
- 2 stampante
- 3 fotocopiatrice
- 4 telefono
- 5 fax
- 6 cassa
- 7 boncomat
- 8 affettatrice
- 9 vetrino alimenti
- 10 piano cottura
- 11 bollitore
- 12 macchinone del caffè
- 13 lavastoviglie
- 14 cappa aspirante
- 15 cuoci pasta
- 16 cella frigorifero
- 17 forno industriale
- 18 piastre elettriche
- 19 cassetta di sicurezza
- 20 forno a microonde
- 21 bilancia
- 22

LEGENDA degli IMPIANTI SPECIALI

- 1 bocche d'incendio
- 2 nospo antincendio
- 3 indicazione uscita
- 4 indicazione uscita di sicurezza
- 5 allarme visivo
- 6 allarme acustico
- 7 estintore portatile
- 8 estintore correlato
- 9 luce d'emergenza
- 10 allarme antincendio manuale
- 11 rilevatore di fumo
- 12 interruttore elettrico generale
- 13 centralino antincendio
- 14 quadro elettrico primario
- 15 quadro elettrico secondario
- 16 caldaia

LEGENDA degli ARREDI

- | | | | |
|--|-----------------------------------------------------------|--|--------------------------------------|
| | tavolo quadrato+sedie
(0,70x0,70m) | | Arredi+14+1855m
(0,40x0,50x1,85m) |
| | tavolo rotondo+sedie
(9x0,80m) | | Dispensa acciaio |
| | tavolo rettangolare+14 sedie(din esterno)
(1,20x0,70m) | | Competitore |
| | Competitore | | Mobile archivio |
| | Mobile archivio | | scrivania |
| | scrivania | | cestino |